



UPOZORNĚNÍ !!!

Před započítím zemních prací je nutno provést vytýčení podzemních zařízení a vedení přímo na místě, aby nedošlo k jejich poškození.



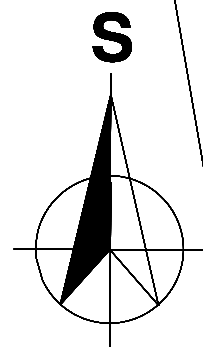

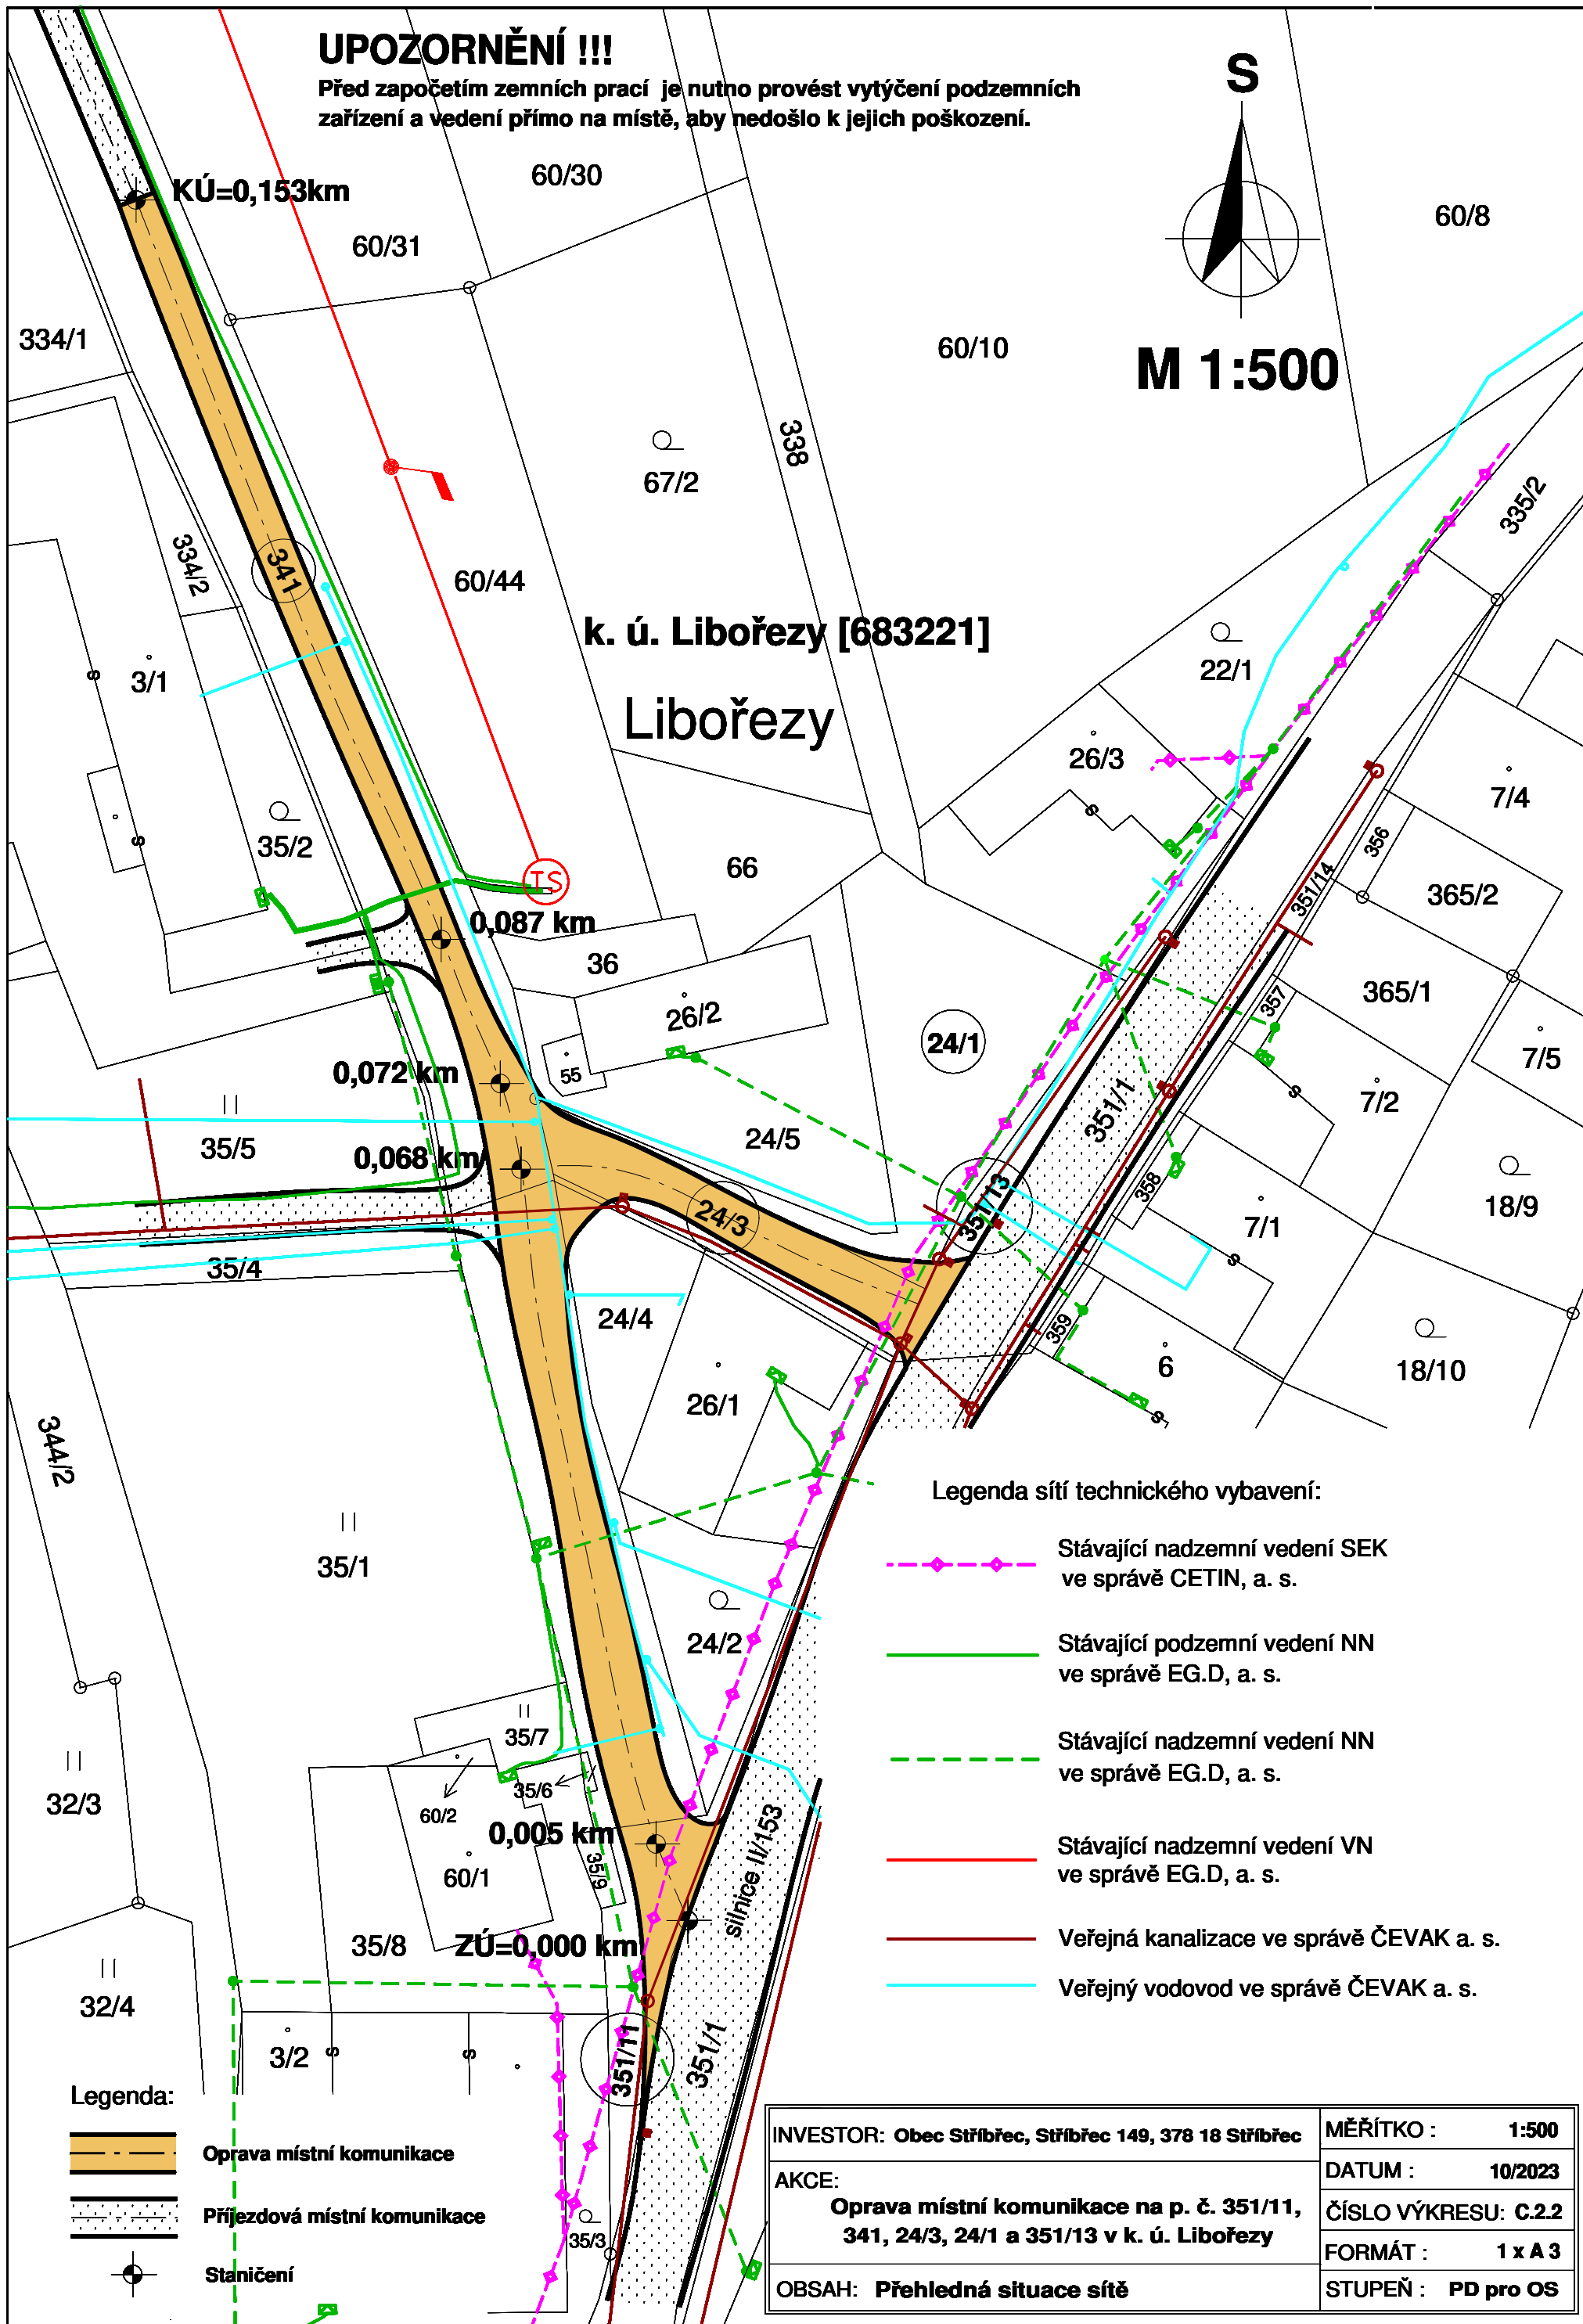



M 1:500


 



k. ú. Libořezy [683221]
Libořezy

Legenda sítí technického vybavení:

-  Stávající nadzemní vedení SEK ve správě CETIN, a. s.
-  Stávající podzemní vedení NN ve správě EG.D, a. s.
-  Stávající nadzemní vedení NN ve správě EG.D, a. s.
-  Stávající nadzemní vedení VN ve správě EG.D, a. s.
-  Veřejná kanalizace ve správě ČEVAK a. s.
-  Veřejný vodovod ve správě ČEVAK a. s.

Legenda:

-  Oprava místní komunikace
-  Příjezdová místní komunikace
-  Staničení

INVESTOR: Obec Stříbřec, Stříbřec 149, 378 18 Stříbřec	MĚŘÍTKO : 1:500
AKCE: Oprava místní komunikace na p. č. 351/11, 341, 24/3, 24/1 a 351/13 v k. ú. Libořezy	DATUM : 10/2023
OBSAH: Přehledná situace sítě	ČÍSLO VÝKRESU: C.2.2
	FORMÁT : 1 x A 3
	STUPEŇ : PD pro OS